
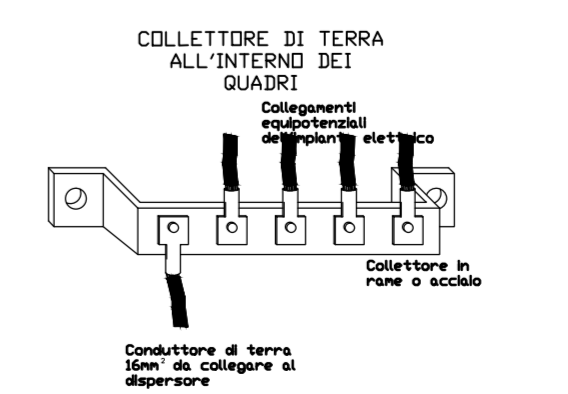
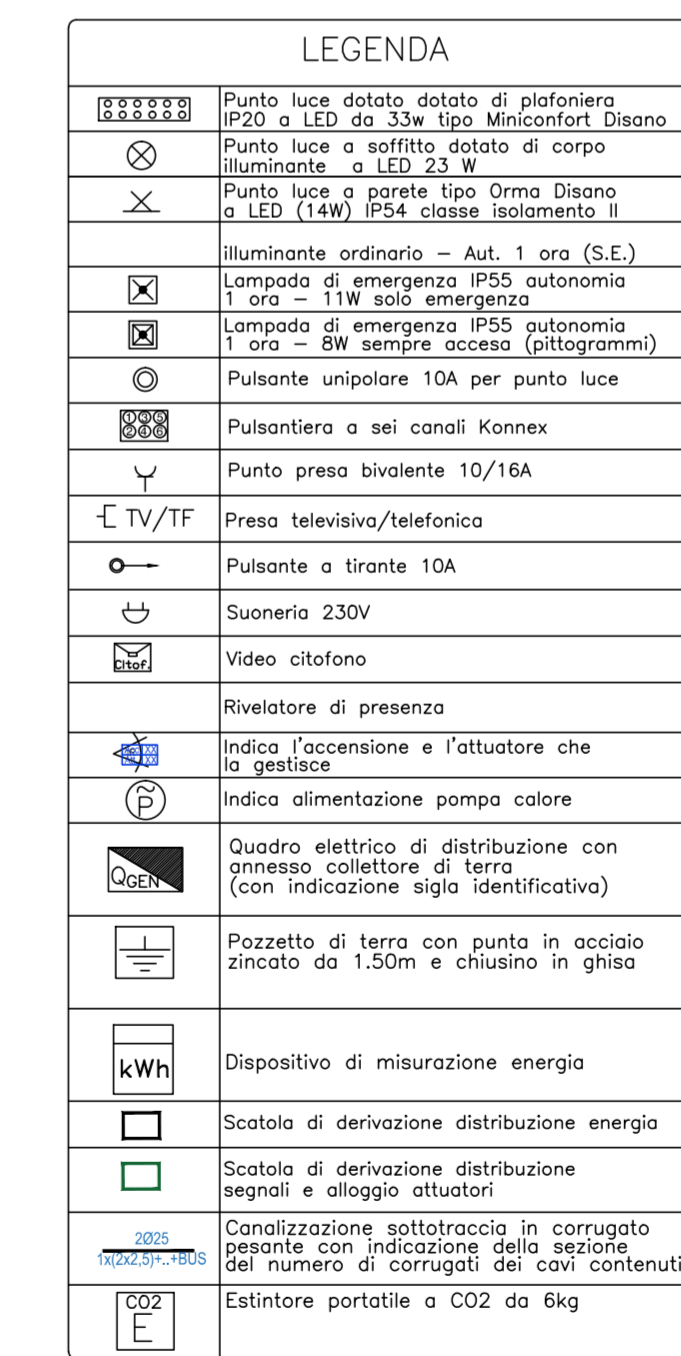


Collegamento al nuovo contatore da porre sulla recinzione o alla rete di distribuzione elettrica esistente

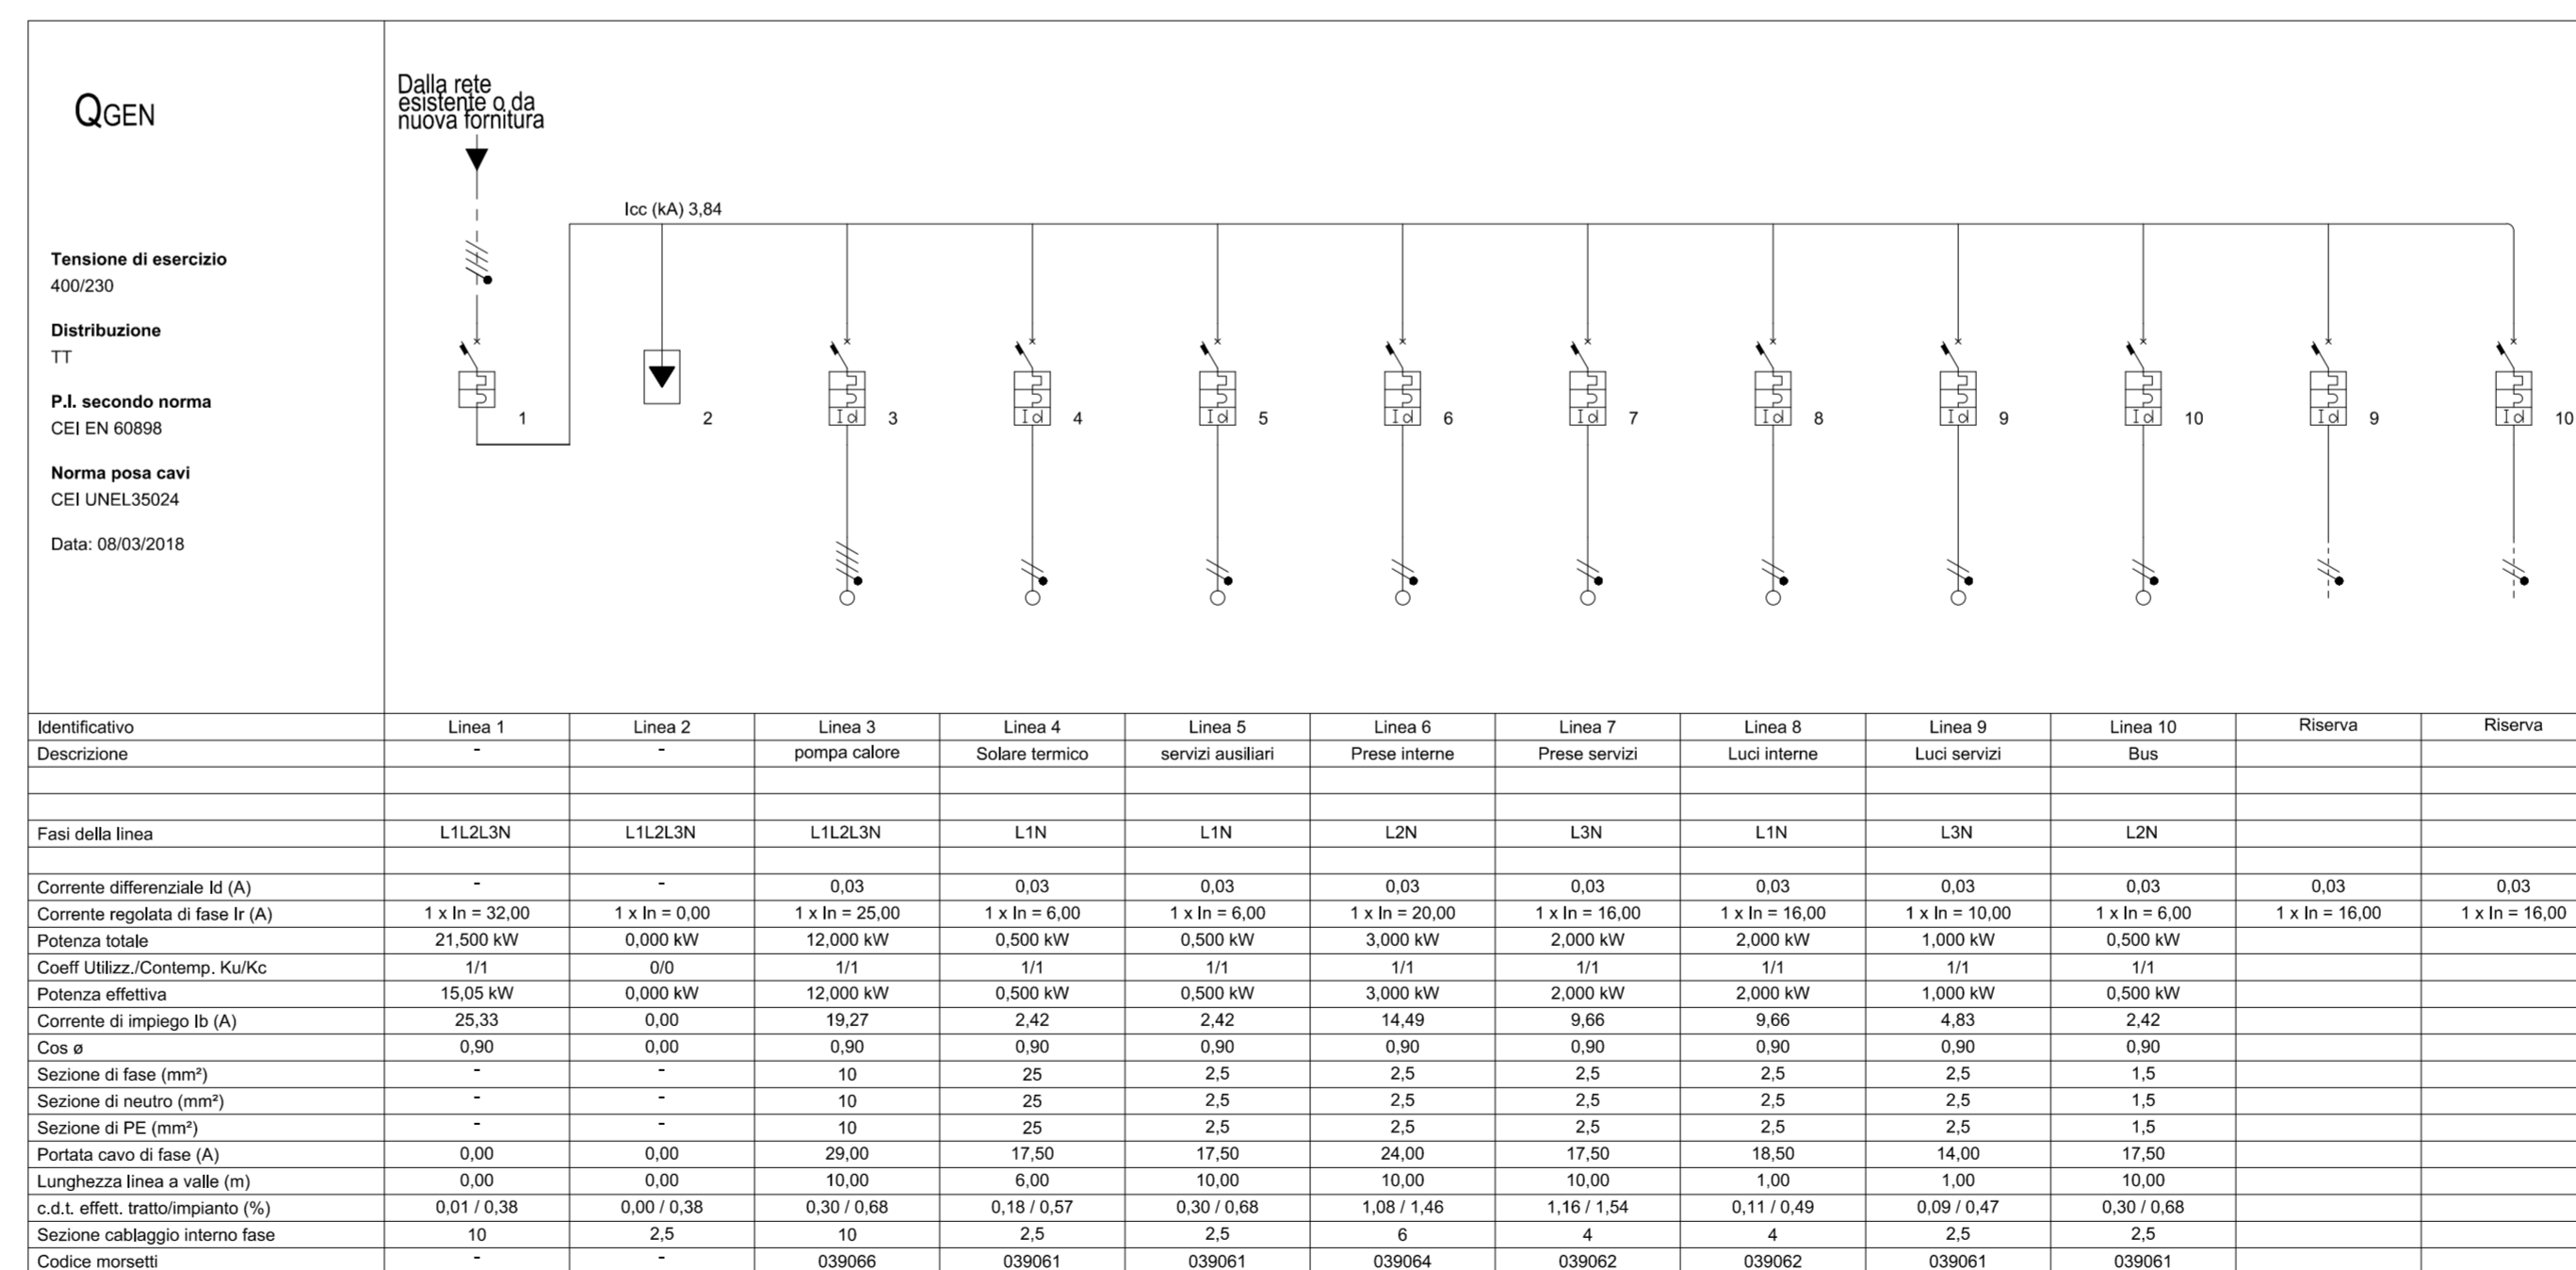

**COMUNE DI ANDRANO**  
Provincia di Lecce  
**AMBITO TERRITORIALE SOCIALE DI POGGIARDO**

P.O.R. PUGLIA 2014 - 2020  
ASSE IX - Promuovere l'inclusione sociale, la lotta alla povertà ed ogni forma di discriminazione  
AZIONE 9.10 - Interventi di riqualificazione dei servizi e delle infrastrutture sociali e socioeducative

**RISTRUTTURAZIONE DI PARTE DI FABBRICATO ESISTENTE DA DESTINARE A CENTRO APERTO POLIVALENTE PER ANZIANI**  
(art. 106 del Reg. n.4 del 18-01-2007)  
Importo progetto - € 230.000,00

**PROGETTO ESECUTIVO**  
Stato di Progetto  
Impianto Elettrico e Domotico  
Distribuzione, utilizzatori, comandi, prese e quadri elettrici

Il Tecnico Visti

Tav. **ELE-01**  
Scala 1:50